
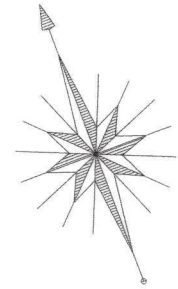


凡 例	 海 田 町	課 長	係 長	設 計	工事名	海田東小学校本館給排水設備等更新工事		縮尺	S=1/500	図面番号 M-05
					図面名	付近見取図・配置図	工事箇所	海田町浜角地内	平成28 年 3 月	

(縮小率…A2=100%、A3=71%)

施工年度	平成	12	年度		
図面番号	3 / 8	縮 尺	1/500	課長	
工 事 名	海田東小学校下水道接続工事			係長	
図面名称	配置図・凡例				
路 線 名				設計	
工事箇所	海 田 町 浜 角 地 内				
海 田 町					

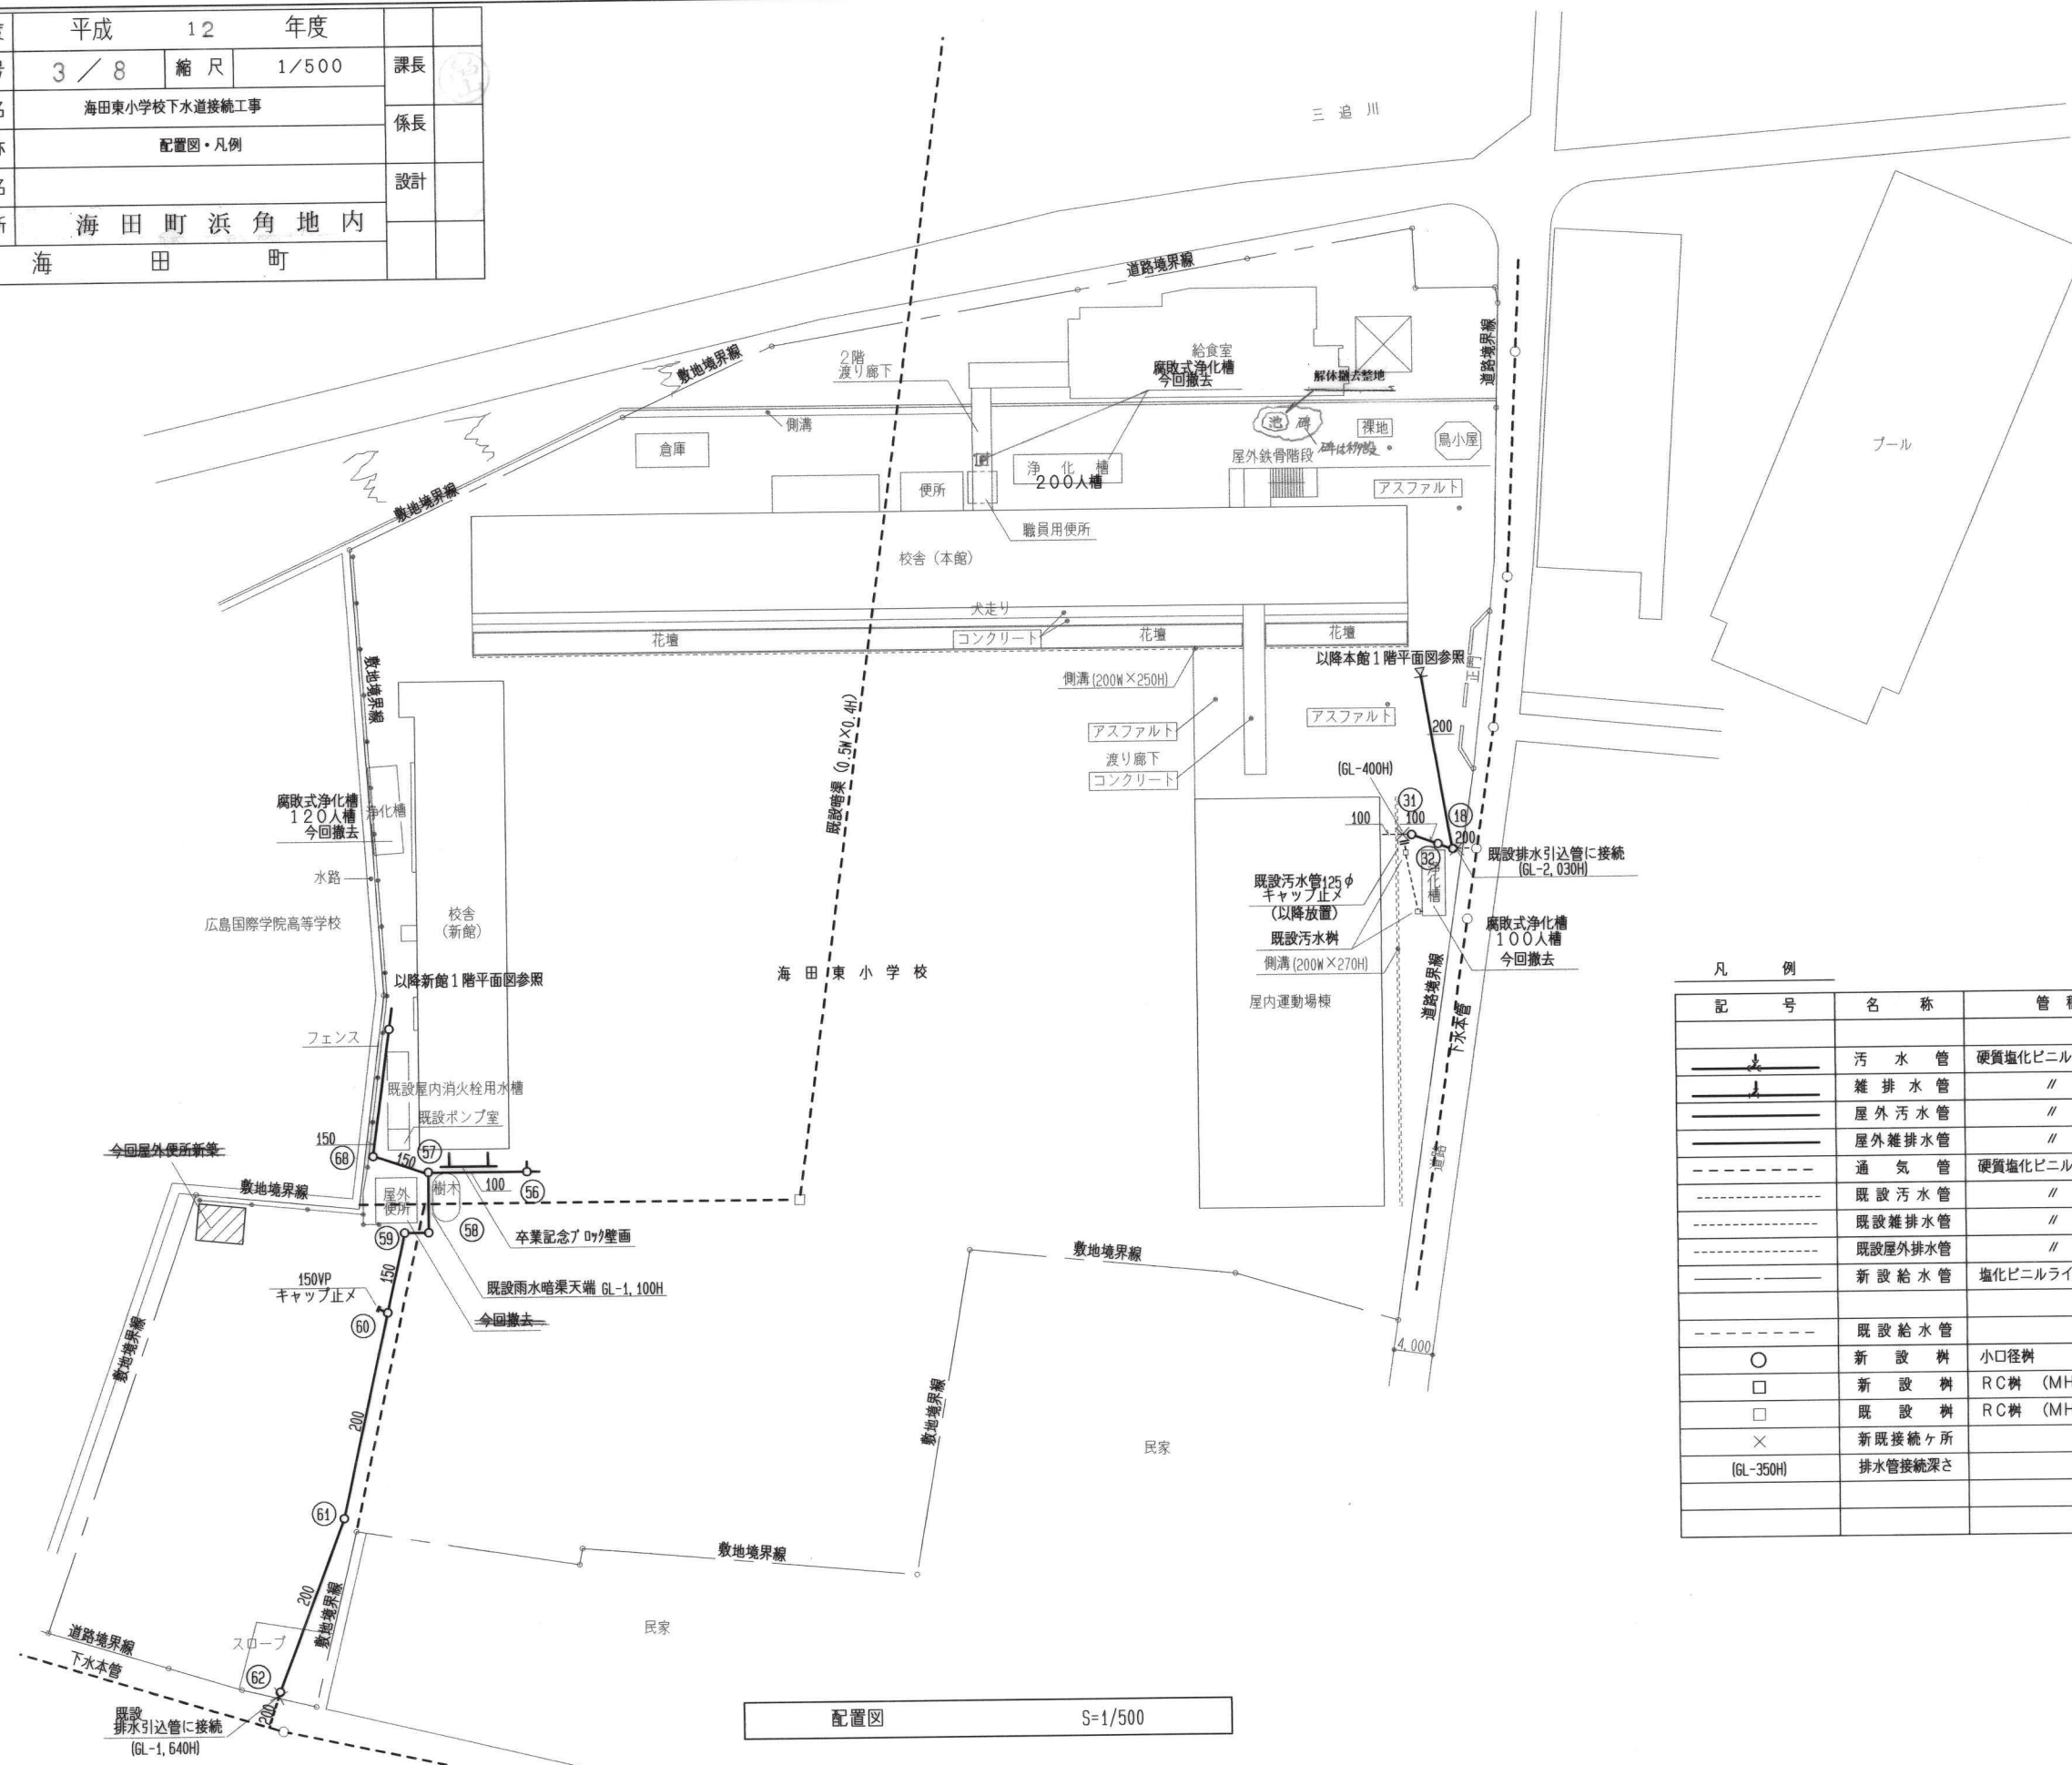

凡 例			
記 号	名 称	管 種 ・ 仕 様 等	備 考
	汚 水 管	硬質塩化ビニル管 (VU)	
	雑 排 水 管	//	
	屋外汚水管	//	(場内裏荷重のおそれのある箇所において、埋設深さGL-600㎜より浅い管はVPとする。)
	屋外雑排水管	//	
-----	通 気 管	硬質塩化ビニル管 (VP)	
-----	既設汚水管	//	(撤去図においては実線で示す。)
-----	既設雑排水管	//	
-----	既設屋外排水管	//	
-----	新設給水管	塩化ビニルライニング鋼管 (SGP-VB, VD)	(屋外・屋内露出配管は保温のこと。)
-----	既設給水管	//	
○	新 設 樹	小口径樹	
□	新 設 樹	R C 樹 (MHB、MHA)	
□	既 設 樹	R C 樹 (MHB、R C 蓋、格子蓋)	
×	新既接続ヶ所		
(GL-350H)	排水管接続深さ		